



# 記入例

## 平面図

縮尺 1:100

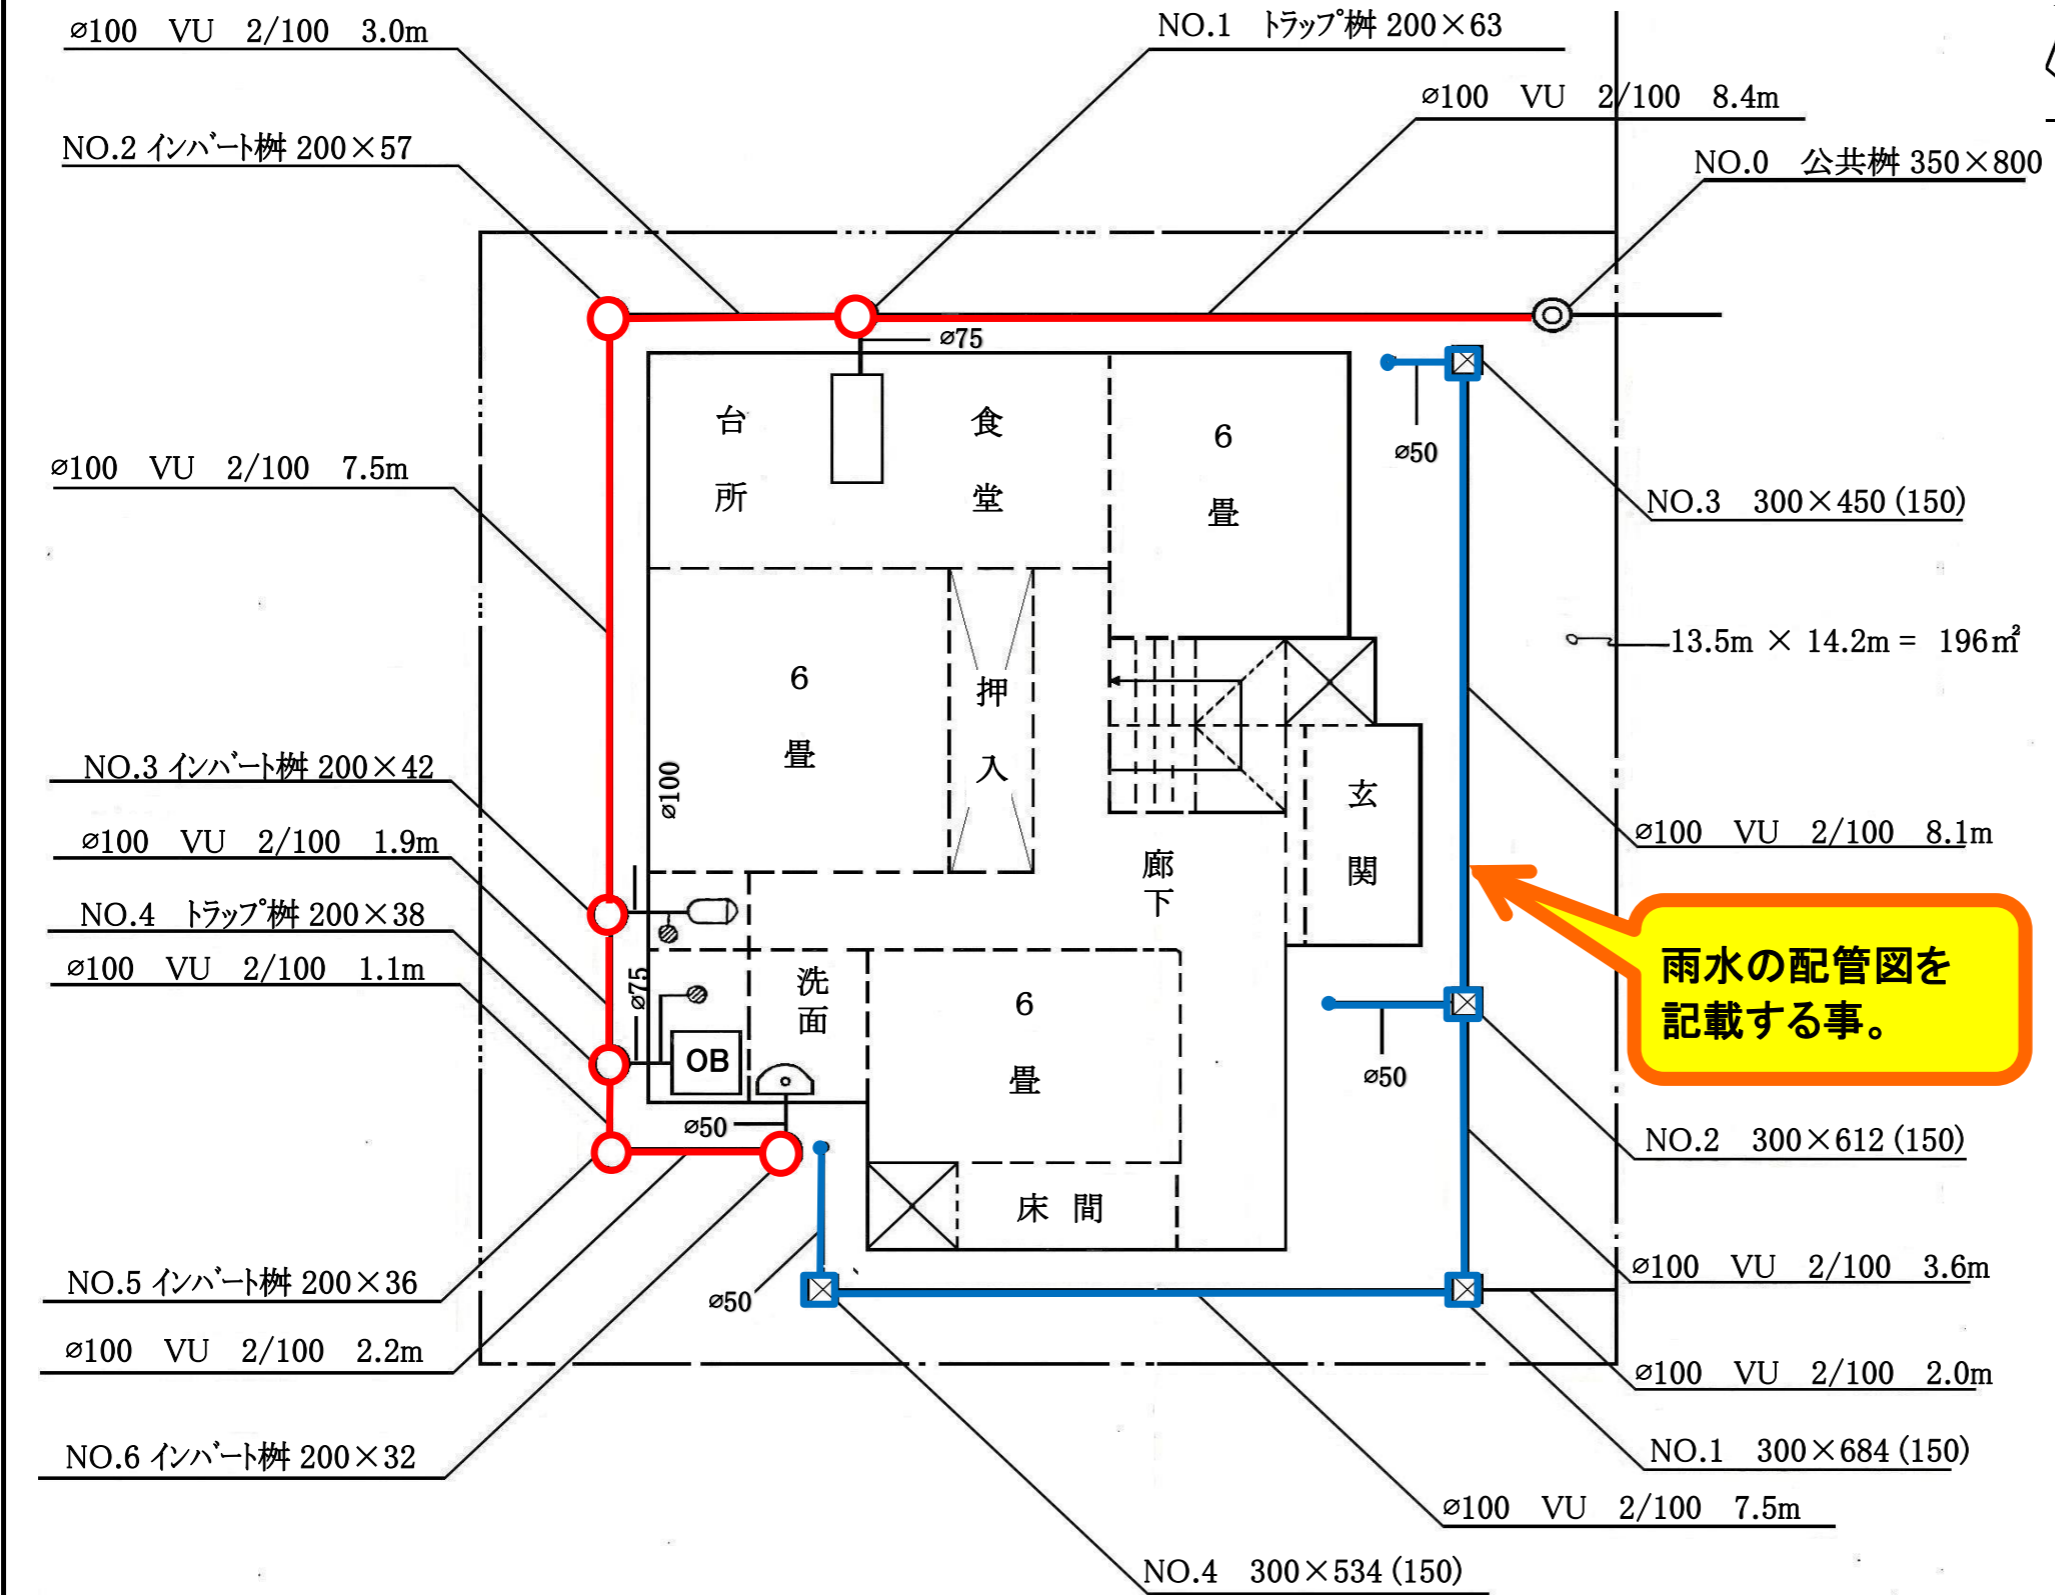

主な凡例			
記号	名称	記号	名称
	大便器		公共汚水ます
	小便器		汚水ます
	手洗器 洗面器		雨水ます
	流し		雨どい
	ふる場		公境界線 私境界線
			隣境界線
	床排水		建物外周 建物間仕切り
	掃除口		
	排水管		

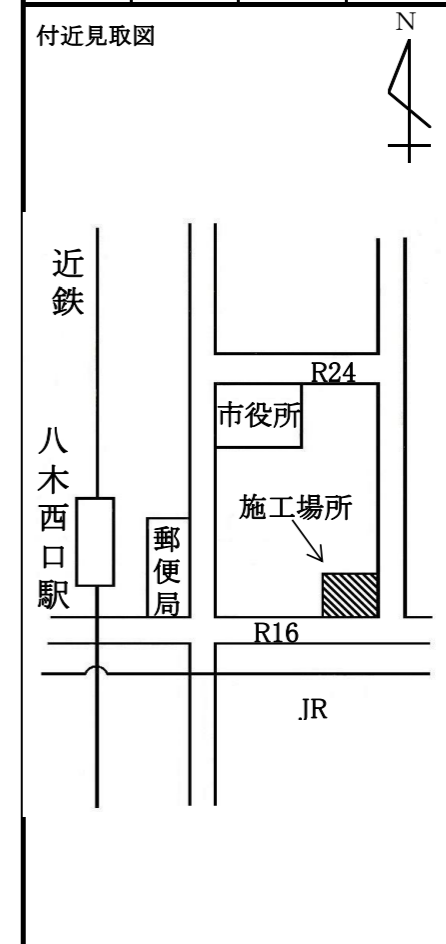

申請者 **檀原 太郎**

設置場所 丁目 番号  
檀原市 **〇〇〇** 町 **〇〇〇** 番地

責任技術者名 **八木 一郎**

**雨水の配管図を記載する事。**